



Projekt Zagospodarowania terenu, Skala 1:500
 Budowa sieci i przyłączy ciepowniczych przy ul. Kościuszki 26
 Proponowana średnica DN 40,
 Długość przyłączy L~ 20,0 mb

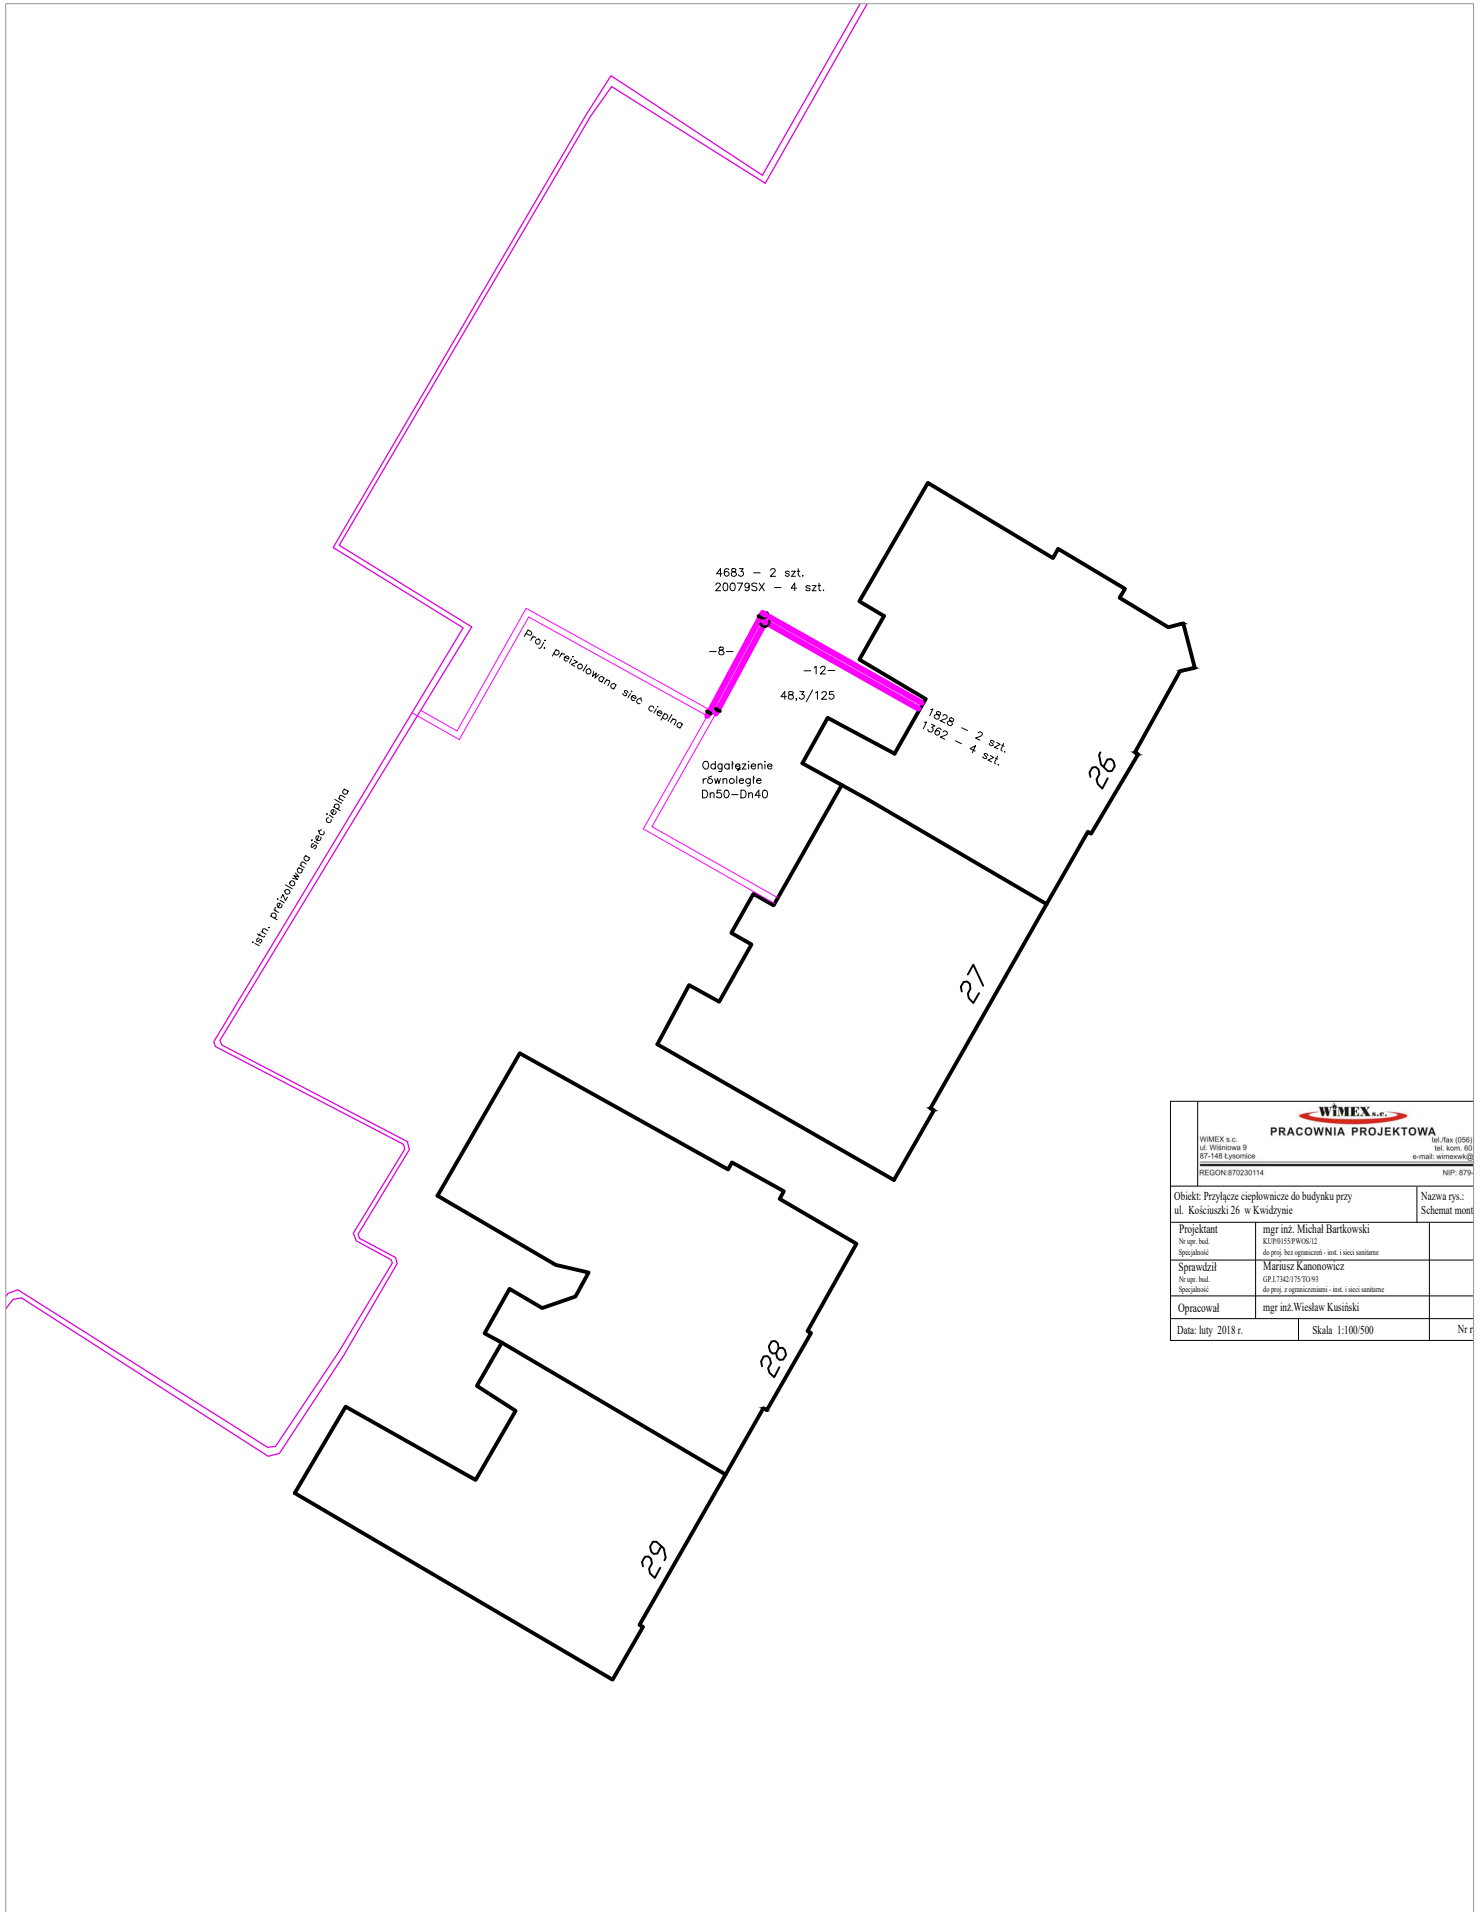

 PRACOWNIA PROJEKTOWA		
<small>WIMEX s.c. ul. Wiercowa 9 07-468 Łęka REGON: 870230114</small>		
<small>tel./fax (056) tel. kom. 60 e-mail: wimex@wimex.pl NIP: 879</small>		
Obiekt: Przyłącze ciepownicze do budynku przy ul. Kościuszki 26 w Kwadrynie		Nazwa rys.: Schemat mont.
Projektant Nr upr. bud. Specjalność:	mgr inż. Michał Bartkowski KU.P.01559/0.06.12 do proj. i opracowania - inst. i sieci sanitarne	
Sprawdził Nr upr. bud. Specjalność:	Marcin Kaniowicz GP.1.740.175.700.93 do proj. i opracowania - inst. i sieci sanitarne	
Opracował	mgr inż. Wiesław Kuskiński	
Data: luty 2018 r.	Skala: 1:100-500	Nr r.